




utp - klärbox®
 Typ PE-RT
 Vollbiologische SBR - Kleinkläranlage für 4 EW
 nach DIN: EN 12566-3
 Ablaufklassen C / N / D / D+H / D+P

utp umwelttechnik GmbH


EN 12566-3

Bemessungsansatz: "mit Schlamm Speicher"

1xPE-RT 2800 TW

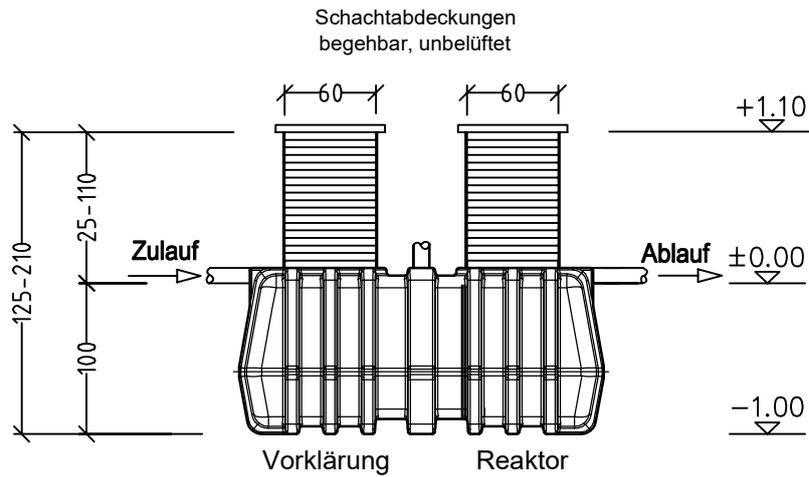

SCHNITT

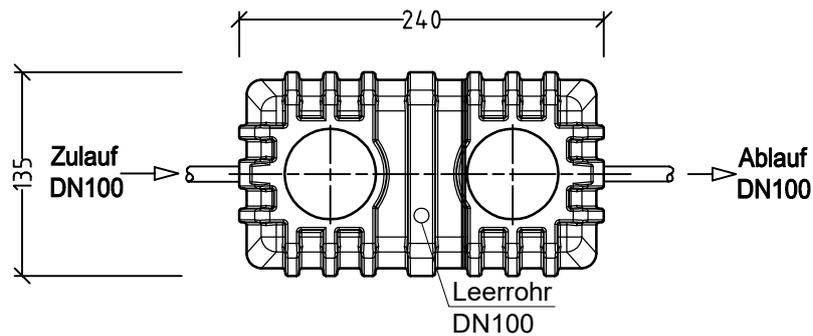

GRUNDRISS

Benennung: klärbox® Kleinkläranlage 4 EW PE-RT 2800 TW	Schachtabdeckung: Klasse: A begehbar	gezeichnet: jk / 13.03.2023	
	Schwerstes Einzelteil: 0,20 to.	geändert:	
Projekt:	Gesamtgewicht: 0,20 to.	Maßstab: M 1:50	Format: A 4



utp umwelttechnik GmbH
 Weidenberger Straße 2-4
 DE-95517 Seybothenreuth
 info@utp-umwelttechnik.de
 www.utp-umwelttechnik.de

Diese Zeichnung ist unser Eigentum. Alle Rechte und Änderungen vorbehalten.