




utp - klärbox®
 Typ Monolithbaureihe 3-Kammer
 Vollbiologische SBR - Kleinkläranlage für 8 EW
 nach DIN: EN 12566-3
 Ablaufklassen C / N / D / D+H / D+P


utp umwelttechnik GmbH

EN 12566-3

Bemessungsansatz: "mit Schlamm Speicher"

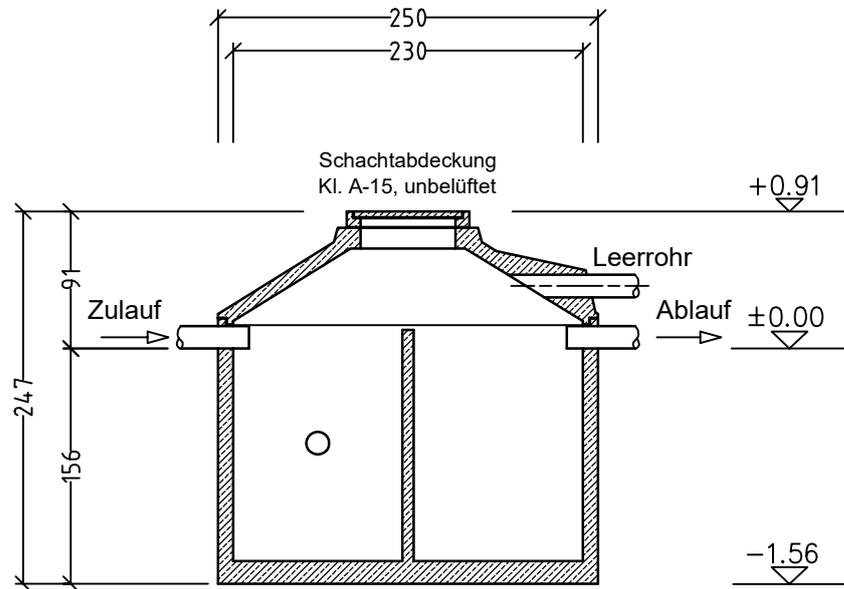

SCHNITT

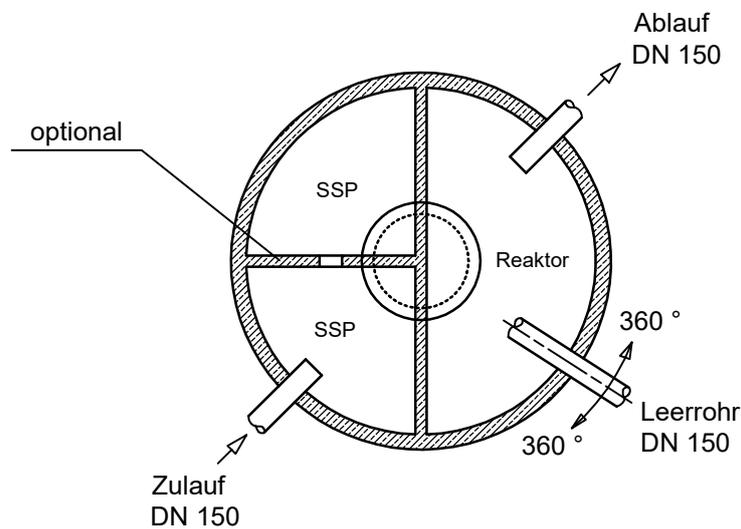

GRUNDRISS

Erhöhung der Zulauftiefe
 bei Schachtabdeckung Klasse:
 "B 125" = 97 cm (+6 cm)
 "D 400" = 101 cm (+10 cm)

Benennung:
 klärbox® Kleinkläranlage
 8 EW 230_60_SSP

Schachtabdeckung:
 Klasse: A begehbar

gezeichnet:
 jk / 21.02.2023

Projekt:

Schwerstes Einzelteil:
 5,90 to.

geändert:

Gesamtgewicht:
 7,37 to.

Maßstab:
 M 1:50

Format:
 A 4



utp umwelttechnik GmbH
 Weidenberger Straße 2-4
 DE-95517 Seybothenreuth
 info@utp-umwelttechnik.de
 www.utp-umwelttechnik.de

Diese Zeichnung ist unser Eigentum. Alle Rechte und Änderungen vorbehalten.