


**SCHNITT**



**GRUNDRISS**

utp - Klärofix®  
 Typ Monolithbaureihe Mehrbehälter  
 Vollbiologische SBR - Kleinkläranlage für 16 EW  
 nach DIN: EN 12566-3  
 Ablaufklassen C / N / D / D+H / D+P  
 Bemessungsansatz: "mit Vorklärung"

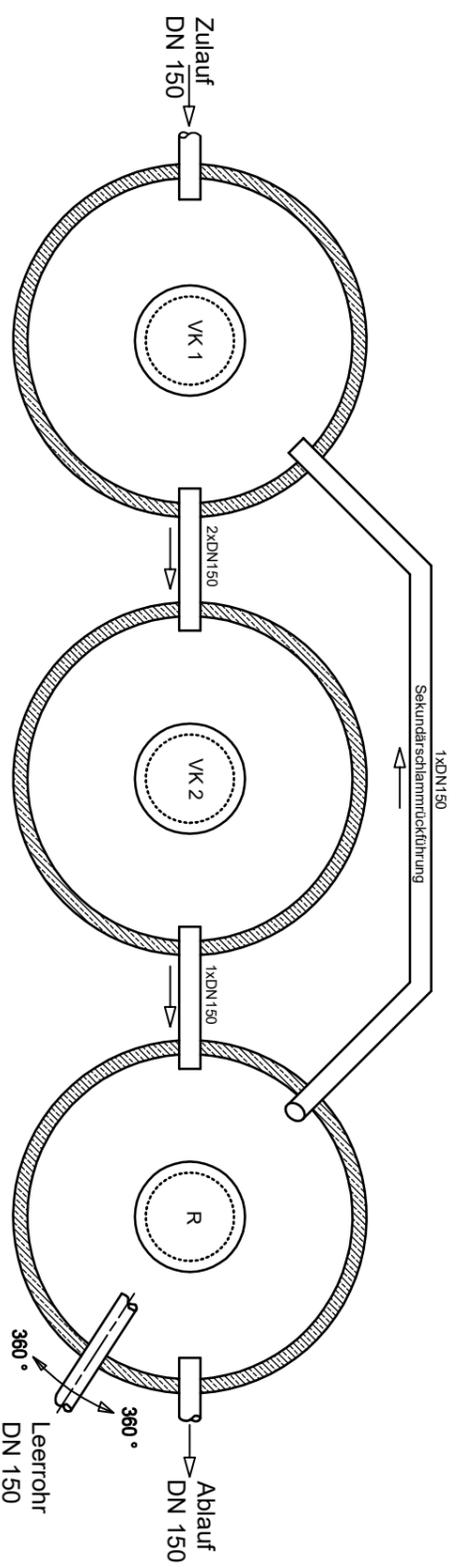

utp umwelttechnik GmbH

EN 12566-3

Erhöhung der Zulaufhöhe  
 bei Schachtabdeckung Klasse:  
 "B 125" = 97 cm (+6 cm)  
 "D 400" = 101 cm (+10 cm)

Benennung: Klärofix® Kleinkläranlage 16 EW 3x230_60_VK		Schachtabdeckung: Klasse: A begehbar Schwerstes Einzelteil: 4,33 to.		gezeichnet: JK / 02.11.2022	
Projekt:		Gesamtgewicht: 17,40 to.		Maßstab: M 1:50	
				Format: A 3	

**utp**  
*Just our water.*  
 utp umwelttechnik GmbH  
 Weidenberger Straße 2-4  
 DE-95517 Seybothenreuth  
 info@utp-umwelttechnik.de  
 www.utp-umwelttechnik.de

Diese Zeichnung ist unser Eigentum. Alle Rechte und Änderungen vorbehalten.