




utp - klärofix®

Typ Monolithbaureihe Zweibehälteranlage
Vollbiologische SBR - Kleinkläranlage für 18 EW
nach DIN: EN 12566-3
Ablaufklassen C / N / D / D+H / D+P


utp umwelttechnik GmbH

EN 12566-3

Bemessungsansatz: "mit Vorklärung"

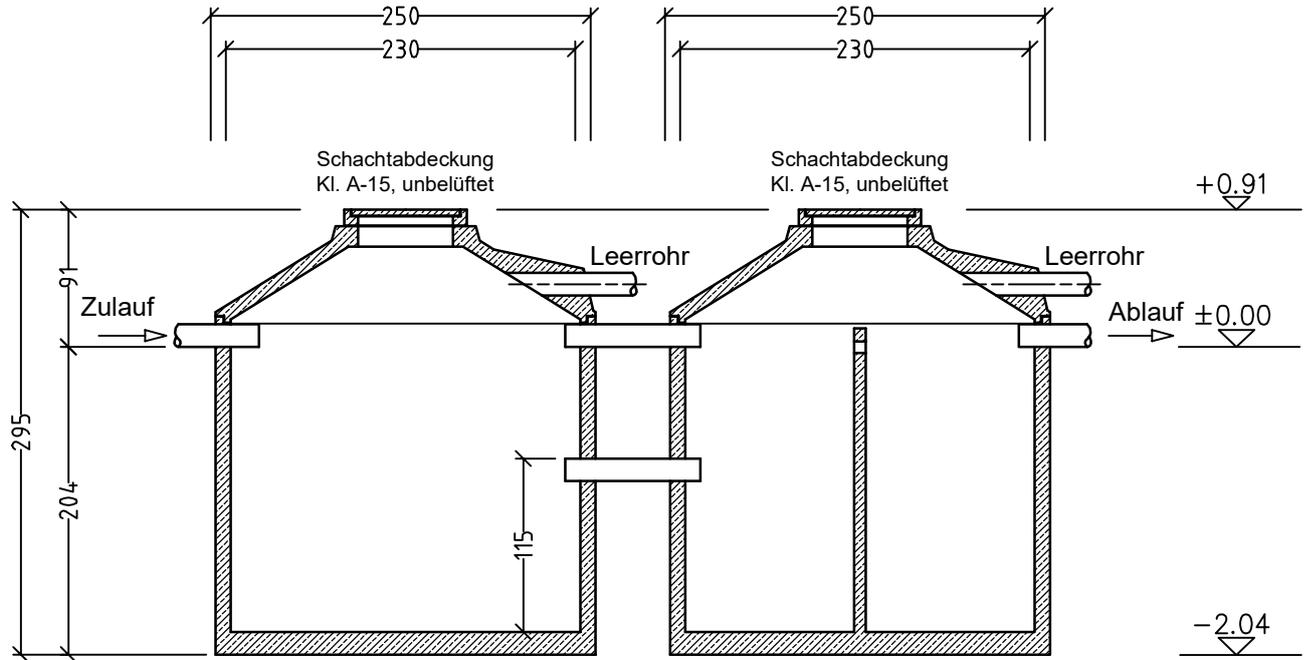

SCHNITT

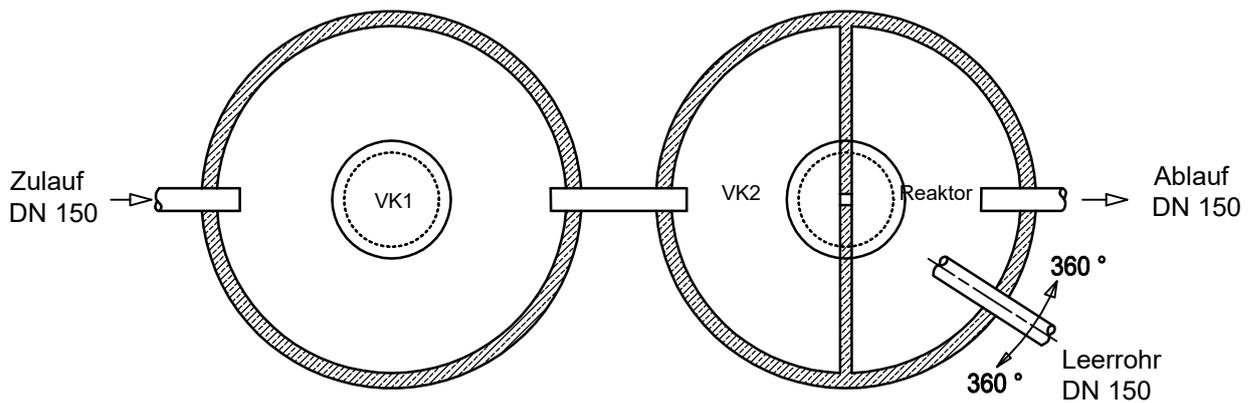

GRUNDRISS

Erhöhung der Zulauftiefe
bei Schachtabdeckung Klasse:
"B 125" = 97 cm (+6 cm)
"D 400" = 101 cm (+10 cm)

Benennung:
klärofix® Kleinkläranlage
18 EW 2x230_60_VK

Schachtabdeckung:
Klasse: A begehbar
Schwerstes Einzelteil:
6,75 to.

gezeichnet:
jk / 09.03.2023

geändert:

Projekt:

Gesamtgewicht:
15,49 to.

Maßstab:
M 1:50

Format:
A 4



utp umwelttechnik GmbH
Weidenberger Straße 2-4
DE-95517 Seybothenreuth
info@utp-umwelttechnik.de
www.utp-umwelttechnik.de

Diese Zeichnung ist unser Eigentum. Alle Rechte und Änderungen vorbehalten.