


**SCHNITT**

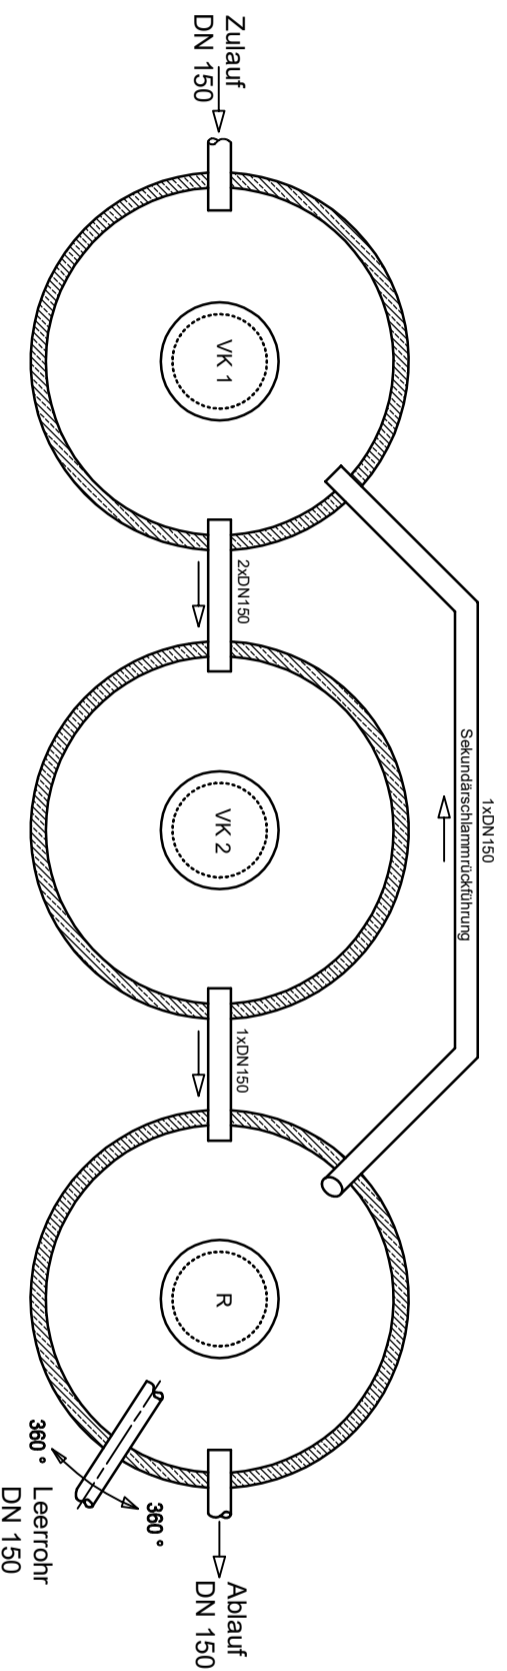

**GRUNDRISS**

**utp - Klärofix®**  
 Typ Monolithbaureihe Mehrbehälter  
 Vollbiologische SBR - Kleinkläranlage für 24 EW  
 nach DIN: EN 12566-3  
 Ablaufklassen C / N / D / D+H / D+P  
 Bemessungsansatz: "mit Vorklärung"



utp umwelttechnik GmbH

EN 12566-3

Erhöhung der Zulaufhöhe  
 bei Schachtabdeckung Klasse:  
 "B 125" = 97 cm (+6 cm)  
 "D 400" = 101 cm (+10 cm)

Benennung: Klärofix® Kleinkläranlage 24 EW 3x230_60_VK		Schachtabdeckung: Klasse: A begehbar		gezeichnet: JK / 16.03.2023	
Projekt:		Schwerstes Einzelteil: 5,80 to.		geändert:	
Gesamtgewicht: 21,81 to.		Maßstab: M 1:50		Format: A 3	



utp umwelttechnik GmbH  
 Weidenberger Straße 2-4  
 DE-95517 Seybothenreuth  
 info@utp-umwelttechnik.de  
 www.utp-umwelttechnik.de

Diese Zeichnung ist unser Eigentum. Alle Rechte und Änderungen vorbehalten.