




utp - klärofix®

Typ Monolithbaureihe Zweibehälteranlage
Vollbiologische SBR - Kleinkläranlage für 24 EW
nach DIN: EN 12566-3
Ablaufklassen C / N / D / D+H / D+P


utp umwelttechnik GmbH

EN 12566-3

Bemessungsansatz: "mit Vorklärung"

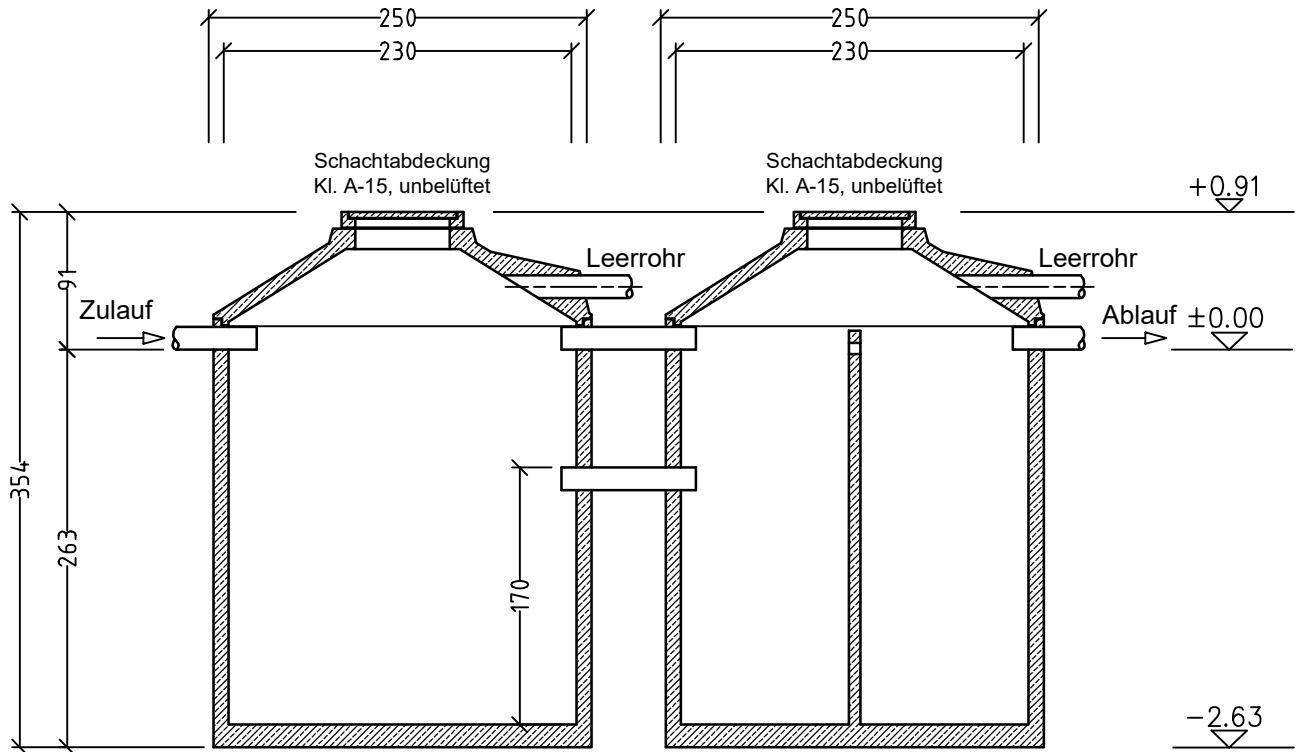

SCHNITT

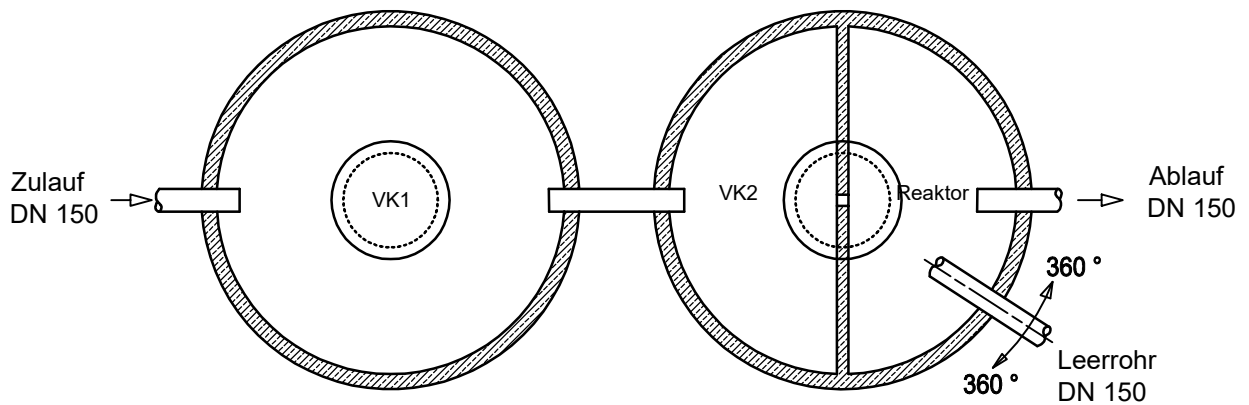

GRUNDRISS

Erhöhung der Zulauftiefe
bei Schachtabdeckung Klasse:
"B 125" = 97 cm (+6 cm)
"D 400" = 101 cm (+10 cm)

Benennung: klärofix® Kleinkläranlage 24 EW 2x230_60_VK	Schachtabdeckung: Klasse: A begehbar	gezeichnet: jk / 09.03.2023	
	Schwerstes Einzelteil: 7,38 to.	geändert:	
Projekt:	Gesamtgewicht: 16,80 to.	Maßstab: M 1:50	Format: A 4



utp umwelttechnik GmbH
Weidenberger Straße 2-4
DE-95517 Seybothenreuth
info@utp-umwelttechnik.de
www.utp-umwelttechnik.de

Diese Zeichnung ist unser Eigentum. Alle Rechte und Änderungen vorbehalten.