


SCHNITT



GRUNDRISS

utp - Klärofix®
 Typ Monolithbaureihe Mehrbehälter
 Vollbiologische SBR - Kleinkläranlage für 30 EW
 nach DIN: EN 12566-3
 Ablaufklassen C / N / D / D+H / D+P
 Bemessungsansatz: "mit Vorklärung"

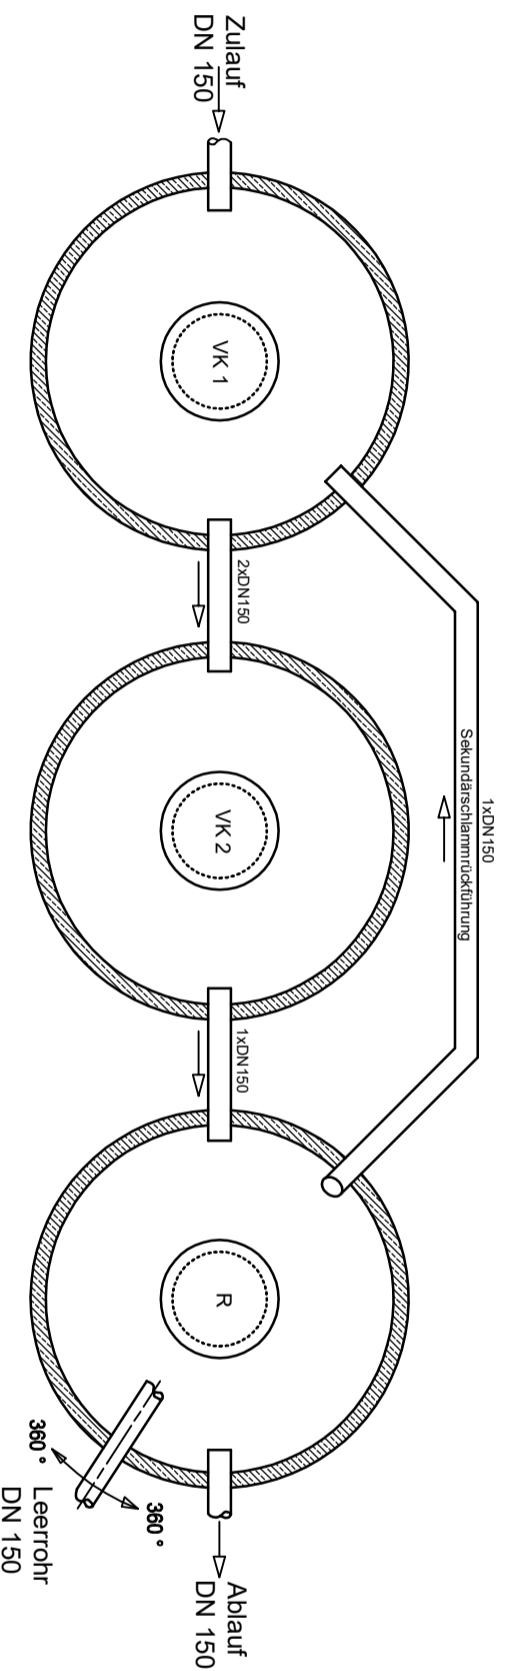

utp umwelttechnik GmbH

EN 12566-3

Erhöhung der Zulaufhöhe
 bei Schachtabdeckung Klasse:
 "B 125" = 97 cm (+6 cm)
 "D 400" = 101 cm (+10 cm)

Benennung: Klärofix® Kleinkläranlage 30 EW 3x230_60_VK		Schachtabdeckung: Klasse: A begehbar		gezeichnet: JK / 16.03.2023	
Projekt:		Schwerstes Einzelteil: 5,80 to.		geändert:	
Gesamtgewicht: 21,81 to.		Maßstab: M 1:50		Format: A 3	

utp
Just our water.
 utp umwelttechnik GmbH
 Weidenberger Straße 2-4
 DE-95517 Seybothenreuth
 info@utp-umwelttechnik.de
 www.utp-umwelttechnik.de

Diese Zeichnung ist unser Eigentum. Alle Rechte und Änderungen vorbehalten.